

Legenda podz. inž. sítí stávajících :

- KABELY TEL - CETIN
- KABELY NN - E.ON
- KABELY VO - MĚSTO
- VODOVOD - MĚSTO
- KANALIZACE - MĚSTO
- PLYNOVOD STL - E.ON


INŽENÝRSKÉ SÍTĚ JSOU ZAKRESLENY PODLE PODKLADŮ DODANÝCH SPRÁVCI, POPŘ. MAJITELI JEDNOTLIVÝCH SÍTÍ. PŘED ZAHÁJENÍM ZEMNÍCH PRACÍ NUTNO POŽADAT MAJITELE A SPRÁVCE SÍTÍ O JEJICH PŘESNÉ VYTYČENÍ V TERÉNU A ZEMNÍ PRÁCE V JEJICH BLÍZKOSTI PROVÁDĚT PODLE PODMÍNEK JEDNOTLIVÝCH SPRÁVCŮ A ZA JEJICH TECHNICKÉHO DOZORU. PRÁCE V OCHRANNÉM PÁSMU VN NUTNO PROVÁDĚT ZA BEZNEPĚTIVÉHO STAVU VEDENÍ!

Legenda :

- PARKOVIŠTĚ - bet. vibrolis. dlažba šedá 20/10/8cm, povrch standard
- UPRAVY OKRAJE OBSLUŽNÉ KOMUNIKACE
- DĚLÍCI ČARY NA PARKOVIŠTI - š.10cm - bet. vibrolis. dlažba 10/20/8cm, barva antracit, povrch standard
- VSAKOVACÍ RÝHA VYPLNĚNÁ ŠTĚRKEM
- UPRAVY TERÉNU
- KABELOVÁ CHRÁNIČKA - betonové kabelové žlaby TK1
- HRANICE POZEMKŮ

SOUŘADNICE BODŮ (S-JTSK)
ROHY PARKOV. PLOCHY-viz situace 1 : 250

BOD	SOUŘADNICE Y	SOUŘADNICE X
P1	733624,20	1137333,34
P2	733631,84	1137313,35

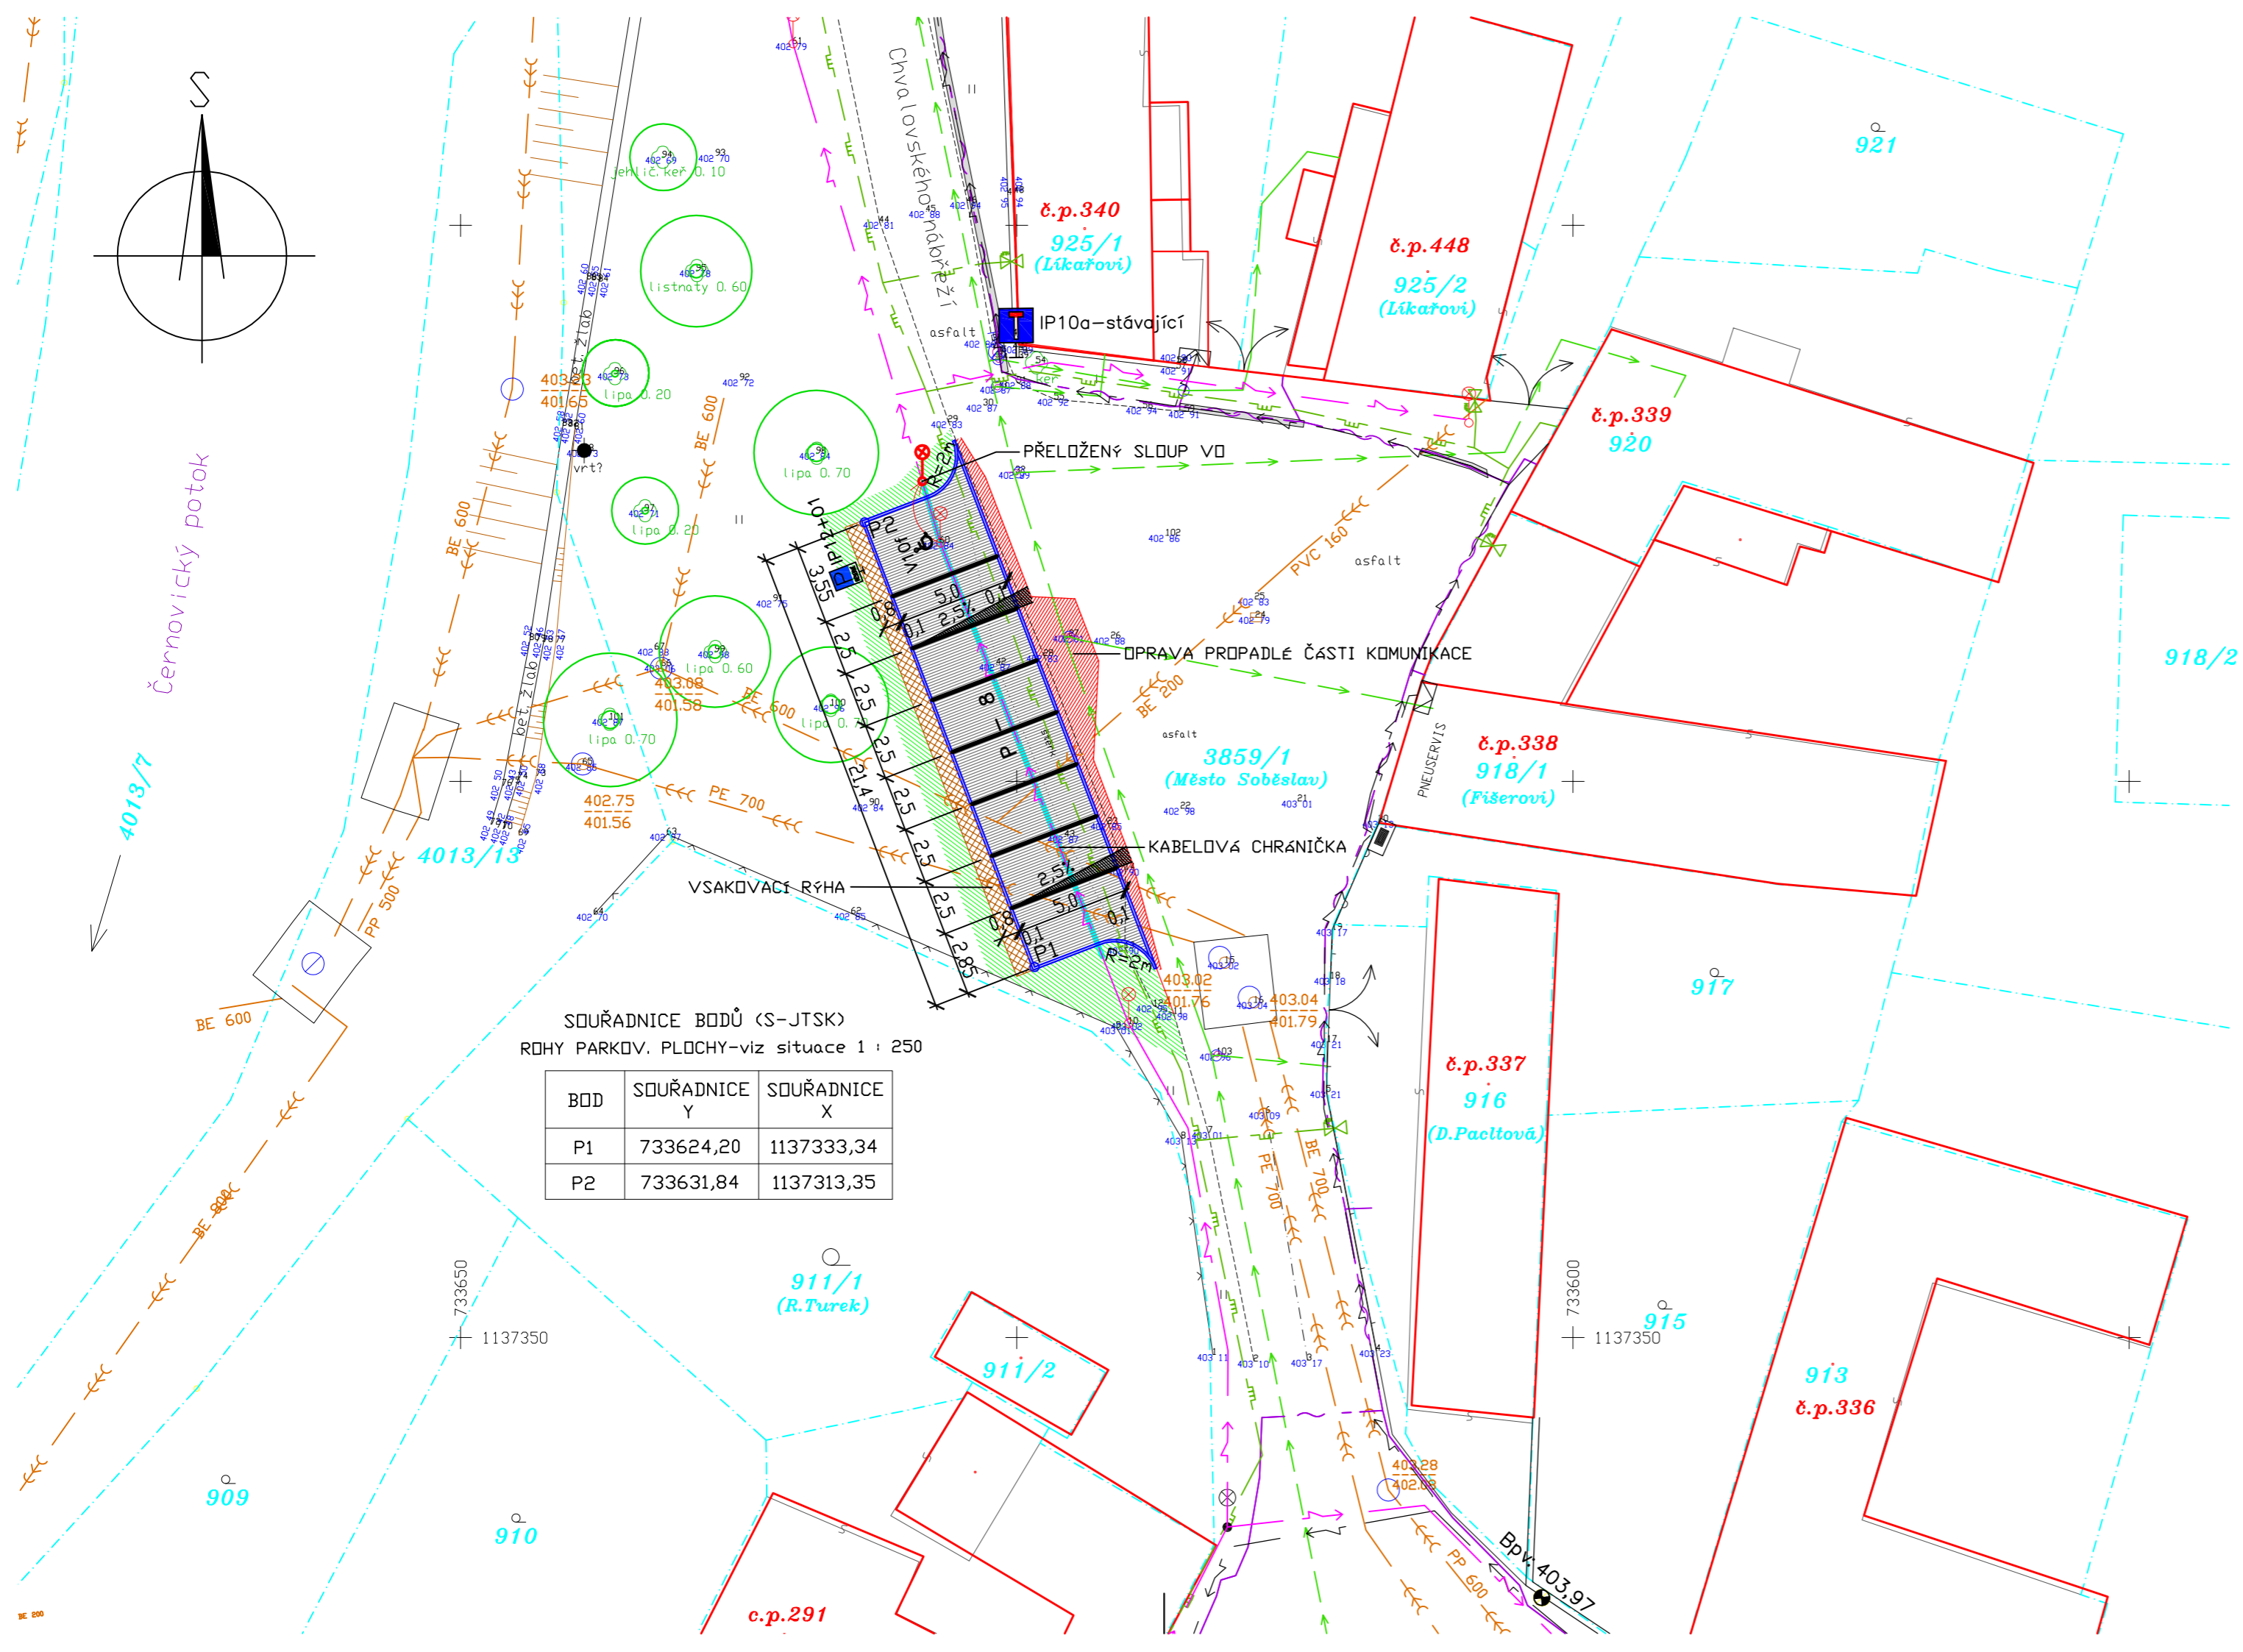

Polohový systém JTSK.
Výškový systém Bpv. Niv. bod je na domu č.p.336 v ulici Petra Bezruče.

Vypracoval: ING. JIŘÍ LAGNER, SOBĚSLAV, NA OHRADĚ 441/II, IČO : 10326227				
Kraj : JIHOČESKÝ	Místo : SOBĚSLAV	Investor : MĚSTO SOBĚSLAV		
Akce : SOBĚSLAV - PARKOVIŠTĚ CHVALOVSKÉHO NÁBŘEŽÍ				Vyhotovení :
Výkres : KOORDINAČNÍ SITUACE				
Datum : 01/2020	Stupeň: DSP+DZS	Měřítko : 1 : 250	Form. A4 : 3	Č.výkresu: C2.