


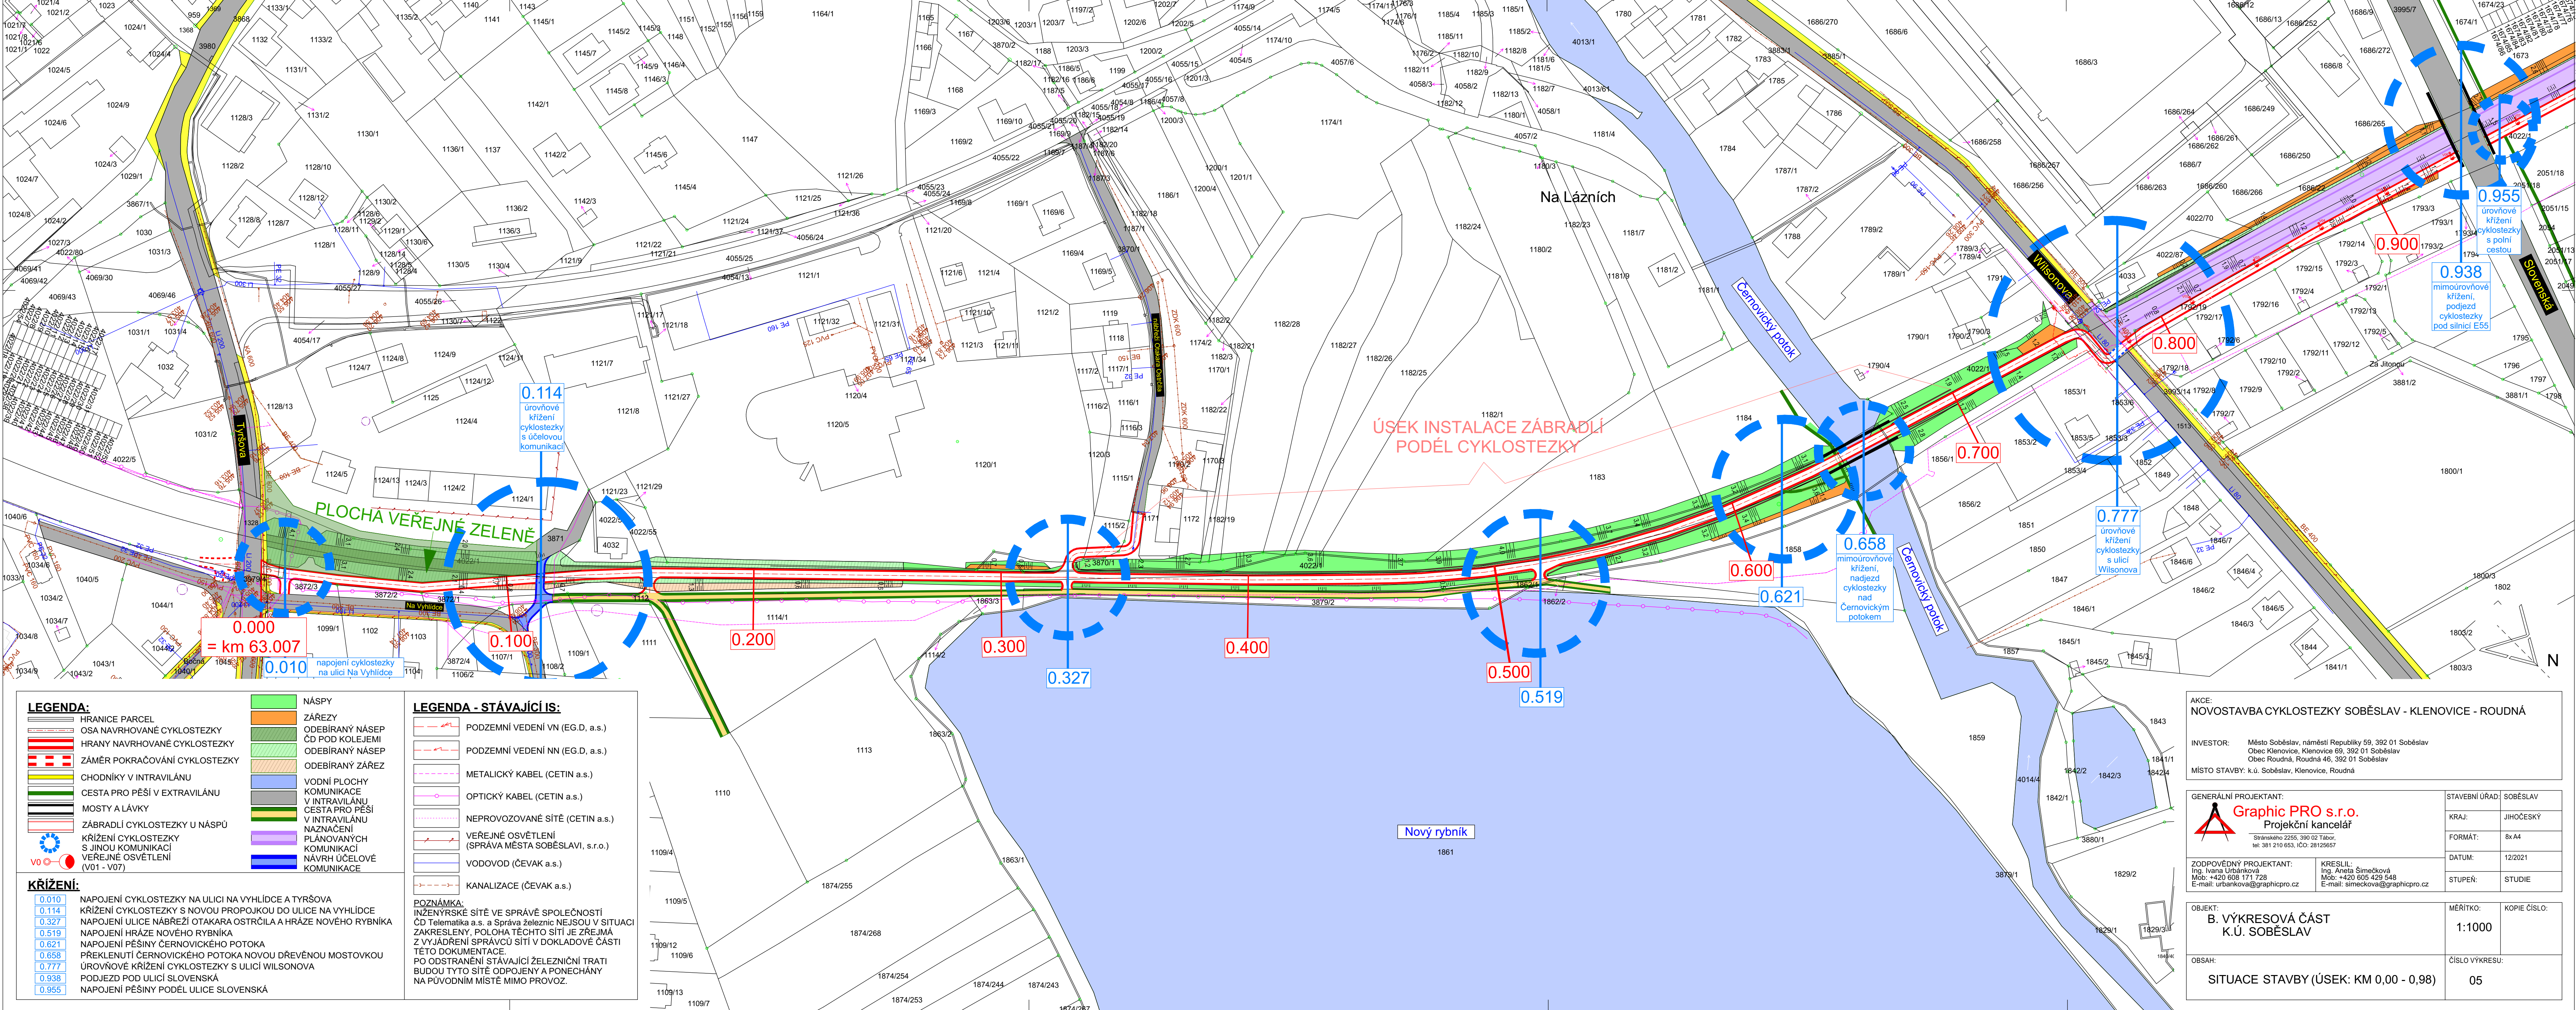

LEGENDA:

- HRANICE PARCEL
- OSA NAVRHOVANÉ CYKLOSTEZKY
- HRANY NAVRHOVANÉ CYKLOSTEZKY
- ZÁMĚR POKRAČOVÁNÍ CYKLOSTEZKY
- CHODNÍKY V INTRAVILÁNU
- CESTA PRO PĚŠÍ V EXTRAVILÁNU
- MOSTY A LÁVKY
- ZÁBRADLÍ CYKLOSTEZKY U NÁSPŮ
- KŘÍŽENÍ CYKLOSTEZKY S JINOU KOMUNIKACÍ
- VEŘEJNÉ OSVĚTLENÍ (V01 - V07)

KŘÍŽENÍ:

- 0.010 NÁPOJENÍ CYKLOSTEZKY NA ULICI NA VYHLÍDCE A TYRŠOVA
- 0.114 KŘÍŽENÍ CYKLOSTEZKY S NOVOU PROPOJKOU DO ULICE NA VYHLÍDCE
- 0.327 NÁPOJENÍ ULICE NÁBŘEŽÍ OTAKARA OSTRČILA A HRÁZE NOVÉHO RYBNÍKA
- 0.519 NÁPOJENÍ HRÁZE NOVÉHO RYBNÍKA
- 0.621 NÁPOJENÍ PĚŠINY ČERNOVICKÉHO POTOKA
- 0.658 PŘEKLENUTÍ ČERNOVICKÉHO POTOKA NOVOU DŘEVĚNOU MOSTOVKOU
- 0.777 ÚROVNĚ KŘÍŽENÍ CYKLOSTEZKY S ULICÍ WILSONOVA
- 0.938 PODJEZD POD ULICÍ SLOVENSKÁ
- 0.955 NÁPOJENÍ PĚŠINY PODĚL ULICE SLOVENSKÁ

LEGENDA - STÁVAJÍCÍ IS:

- PODZEMNÍ VEDENÍ VN (EG.D, a.s.)
- PODZEMNÍ VEDENÍ NN (EG.D, a.s.)
- METALICKÝ KABEL (CETIN a.s.)
- OPTICKÝ KABEL (CETIN a.s.)
- NEPROVOZOVANÉ SÍTĚ (CETIN a.s.)
- VEŘEJNÉ OSVĚTLENÍ (SPRÁVA MĚSTA SOBĚSLAVI, s.r.o.)
- VODOVOD (ČEVAK a.s.)
- KANALIZACE (ČEVAK a.s.)

POZNÁMKA:
INŽENÝRSKÉ SÍTĚ VE SPRÁVĚ SPOLEČNOSTI ČD Telematika a.s. a Správa železnic NEJSOU V SITUACI ZAKRESLENY, POLOHA TĚCHTO SÍTÍ JE ZREJMÁ Z VYJÁDRĚNÍ SPRÁVČŮ SÍTÍ V DOKLADOVÉ ČÁSTI TĚTO DOKUMENTACE.
PO ODSTRANĚNÍ STÁVAJÍCÍ ŽELEZNIČNÍ TRATI BUDOU TYTO SÍTĚ ODPOJENY A PONECHÁNY NA PŮVODNÍM MÍSTĚ MIMO PROVOZ.

AKCE:
NOVOSTAVBA CYKLOSTEZKY SOBĚSLAV - KLENOVICE - ROUDNÁ

INVESTOR: Město Soběslav, náměstí Republiky 59, 392 01 Soběslav
Obec Klenovice, Klenovice 69, 392 01 Soběslav
Obec Roudná, Roudná 46, 392 01 Soběslav
MÍSTO STAVBY: k.ú. Soběslav, Klenovice, Roudná

GENERÁLNÍ PROJEKTANT:
Graphic PRO s.r.o.
Projektční kancelář
Svárateckého 2255, 390 02 Tábor,
tel: 381 210 653, IČO: 28125657

STAVEBNÍ ÚŘAD: SOBĚSLAV
KRAJ: JIHOČESKÝ
FORMÁT: 8x A4
DATUM: 12/2021
STUPEŇ: STUDIE

OBJEKT:
B. VÝKRESOVÁ ČÁST
K.Ú. SOBĚSLAV

MĚŘÍTKO:
1:1000

KOPIE ČÍSLO:
05

OBSAH:
SITUACE STAVBY (ÚSEK: KM 0,00 - 0,98)

ČÍSLO VÝKRESU:
05